


RZUT PARTERU SKALA 1:100

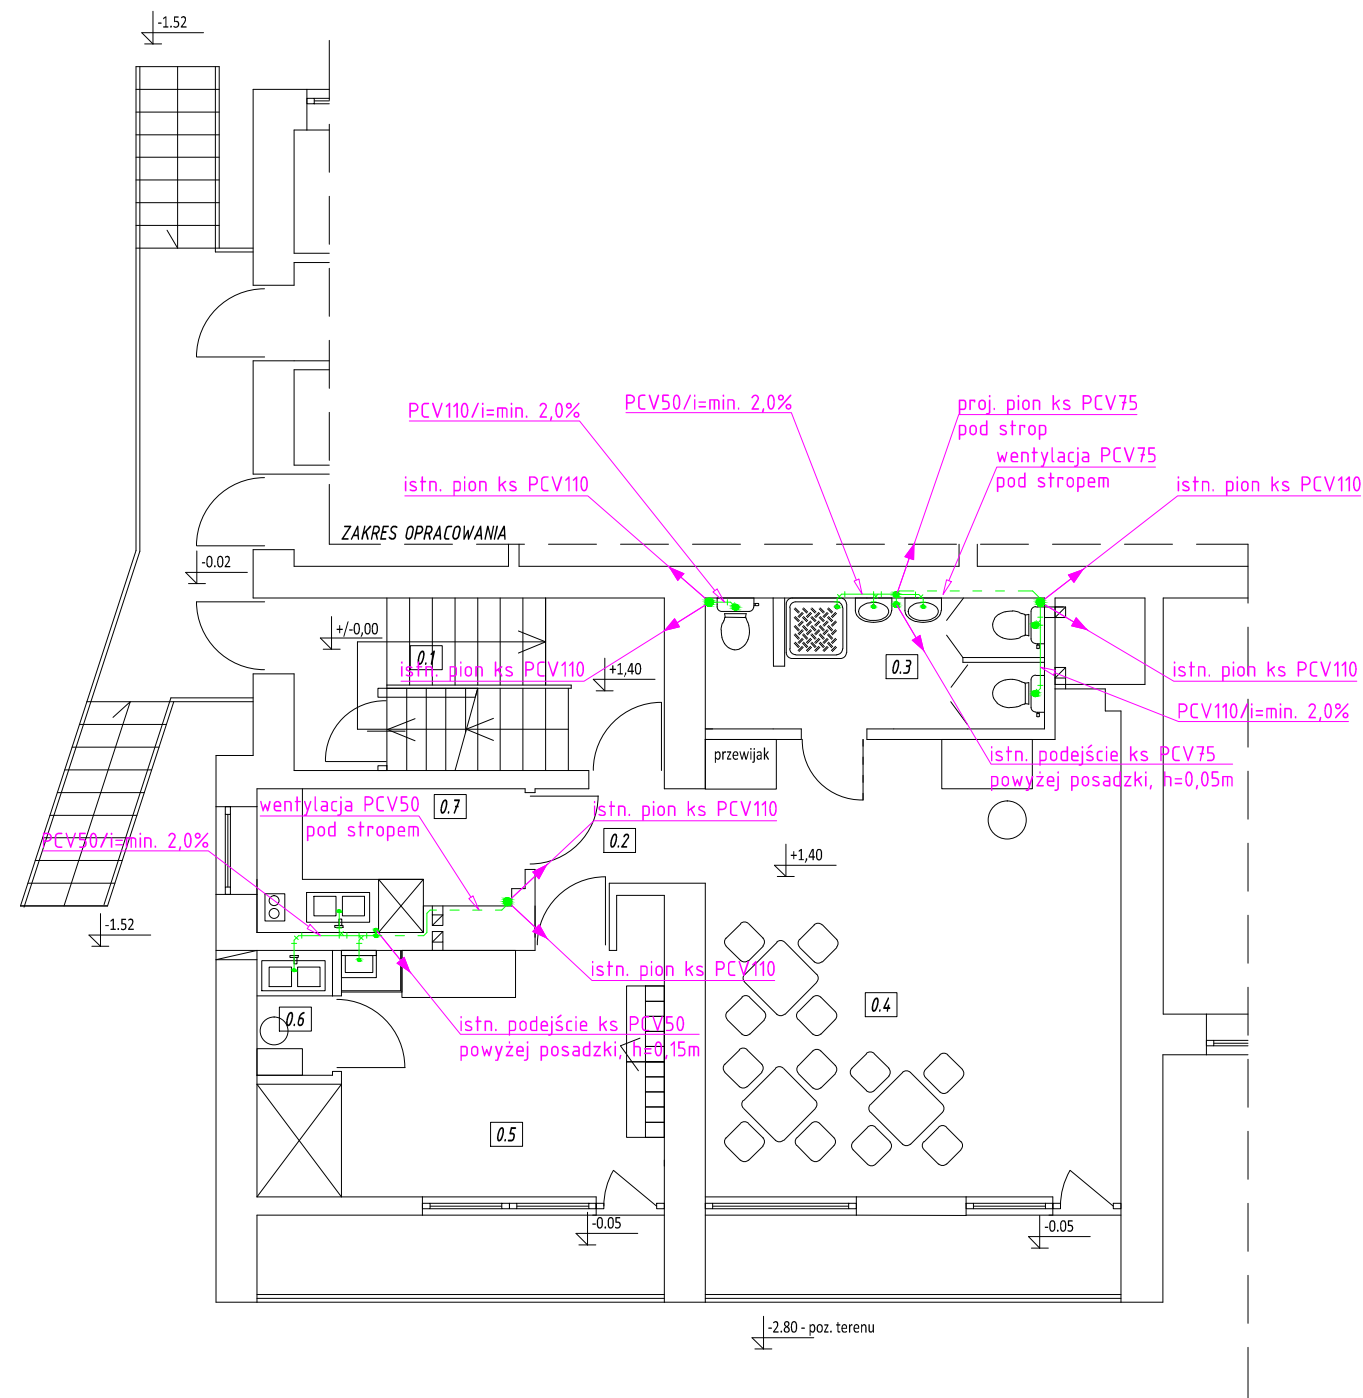

WYKAZ POMIESZCZEŃ	
LP.	RODZAJ POMIESZCZENIA
0.1	KL. SCHODOWA
0.2	HOL
0.3	ŁAZIENKA
0.4	SALA DLA DZIECI
0.5	SZATNIA+WÓZKOWNIA
0.6	POMIESZCZENIE SOCJALNE
0.7	PRZYJĘCIE CATERINGU

Roboty demontażowe:
 - miska ustępowa wraz z podejściem - 3 szt.
 - umywalka wraz z podejściem - 3 szt.

Uwagi:
 1. Istniejące podejścia kanalizacyjne do urządzeń - do demontażu.
 2. Istniejące podejścia ks PCV50 i 75 na powyżej posadzki do wykorzystania. Należy je wyprowadzić pod strop i włączyć do istniejących pionów celem odpowietrzenia.
 3. Istniejące piony kanalizacyjne PCV110 należy obudować na całej wysokości płytami G-K.

Oznaczenia:
 PCV110 - średnica kanałów PCV

Rozpatrywać z pozostałymi rysunkami
 oraz opisem technicznym

Temat	Zmiana sposobu użytkowania części pomieszczeń budynku Szkoły Podstawowej na pomieszczenia Żłobka - wewnętrzne instalacje sanitarne		
Adres obiektu	Budziszewice, ul. Szkolna nr 4, dz. nr ewid. 636 i 637, obręb nr 0003-Budziszewice, gm. Budziszewice, powiat tomaszowski		
Branża	Sanitarna	Stadium	Projekt budowlany
	Imię i nazwisko	Nr uprawnień bud.	Podpis
Projektant:	mgr inż. Dariusz Piekarski	LOD/0537/POOS/07	
Treść rys.	Skala	Data	
Wewnętrzna instalacja kanalizacji sanitarnej - rzut parteru	1 : 100	kwiecień 2020	
	Nr rys. / nr strony	S3/10	