


ROZDZIELNICA - TB  
skala 1:10

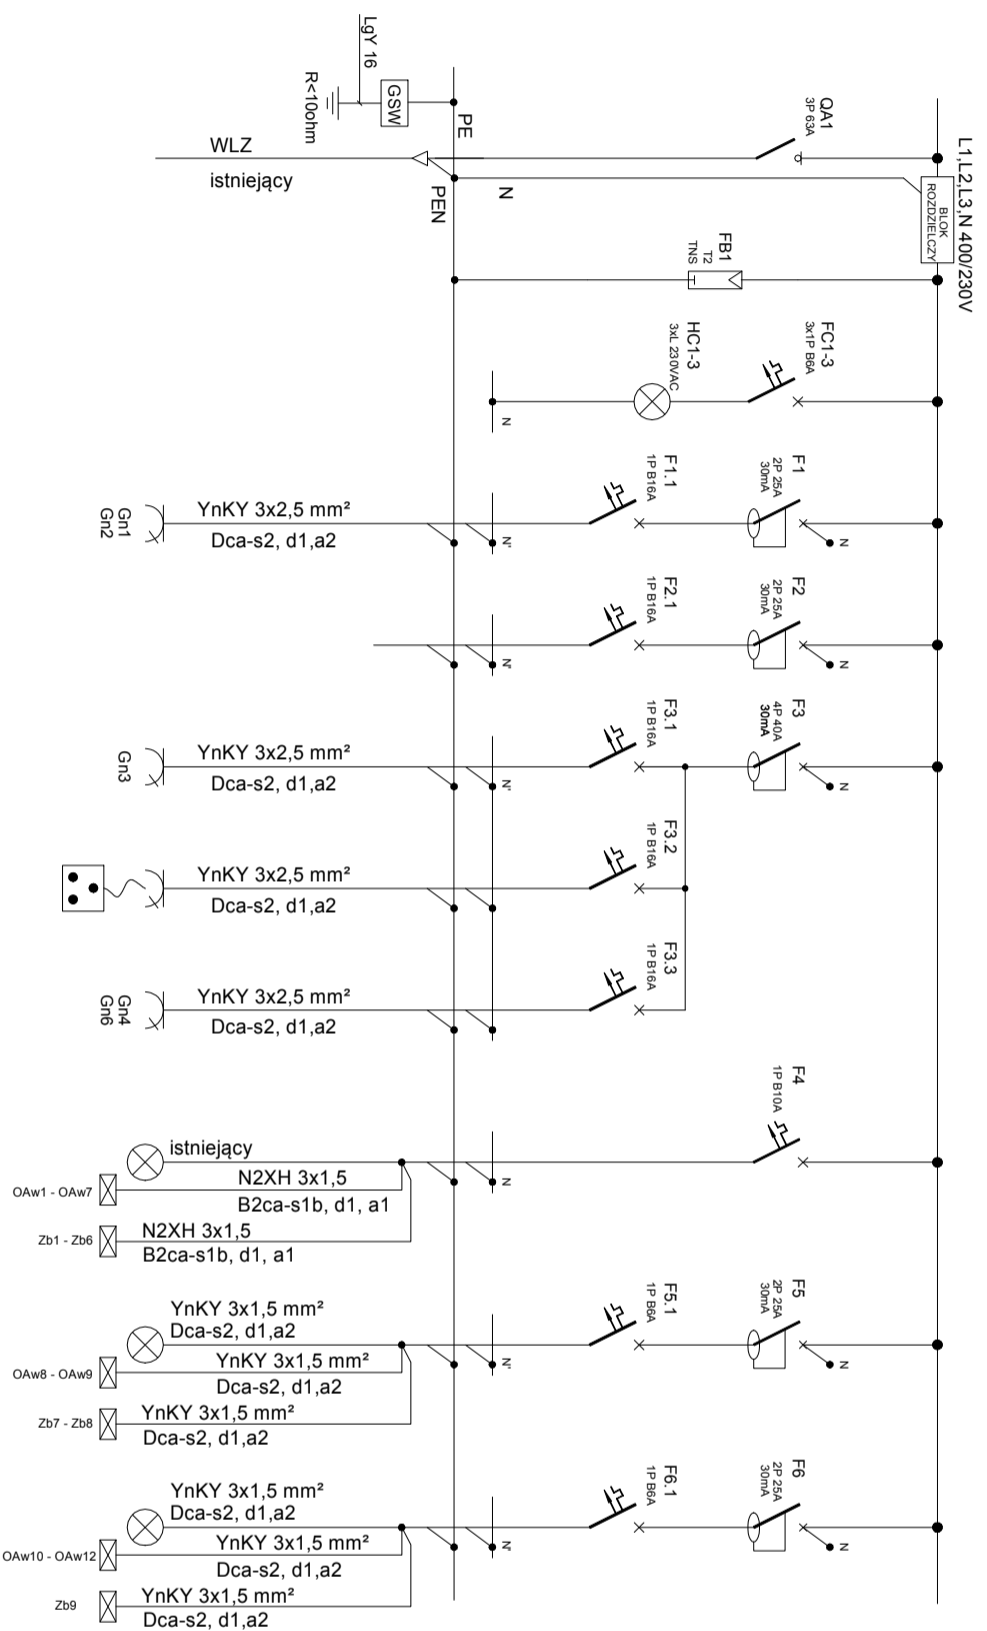

NUMER OBWODU	A	B	C	1	2	3.1	3.2	3.3	4	5	6
NAZWA ODBIORU	ZASILANIE	OCHRONA PRZEPięCIOWA	SYGNALIZACJA NAPIĘCIA	GINIAZDA OGÓLNE	REZERWA	GINIAZDA OGÓLNE	PLYTA GRZEJNA	GINIAZDA OGÓLNE	OŚWIETLENIE	OŚWIETLENIE	OŚWIETLENIE
LOKALIZACJA				Sala dla dzieci (0.4)	.	Szatnia (0.5)	Catering (0.7)	Catering (0.7)	Klatka schodowa (0.1)	Hol (0.2) Łazienka (0.3) Sala dzieci (0.4)	Szatnia (0.5) Pom. socj. (0.6) Catering (0.7)
MOC ZAINSTALOWANA	PI = 6,1 kW	-	-	0,25 kW	- kW	- kW	3,0 kW	2,0 kW	0,25 kW	0,35 kW	0,25 kW
MOC SZCZYTOWA	Ps = 3,5 kW										

Rozpatrywać z pozostałymi rysunkami  
 oraz opisem technicznym

PIASNY STUDIO  
MARZENA BIESIADA-PIASNY  
Jadwigów 47, 97-200 Tomaszów Maz.

NAZWA INWESTYCJI:  
ZMIANA SPOSOBU UŻYTKOWANIA CZĘŚCI POMIESZCZEŃ  
BUDYNKU SZKOLY PODSTAWOWEJ W BUDZISZEWICACH  
NA POMIESZCZENIA ŻŁOBKA

PROJEKT BUDOWLANY

INWESTOR:  
GMINA BUDZISZEWICE  
UL. J. CH. PASKA 66, 97-212 BUDZISZEWICE

ADRES INWESTYCJI:  
dz. nr ewid. 6361 637, obręb 3 - Budziszewice  
m. Budziszewice, ul. Szkolna 4, gm. Budziszewice

PROJEKTANT:  
BRANŻA: INSTALACJA ELEKTRYCZNA  
PODPIS:

mgr inż.  
Paweł Borek  
Nr upr. bud. LOD/1439/POD/E/10

TEMAT RYSUNKU:  
SCHEMAT WIDOK ROZDZIELNICY - TB -

BRANŻA: INSTALACJA ELEKTRYCZNA  
DATA: KWIECIEŃ 2020

NR RYS. **E10**

